


《 計画 》水道施設平面図-3 S=1/12,500



凡 例	
	重要給水施設(農道合基幹管路)
	重要給水施設
	基幹管路、基幹施設

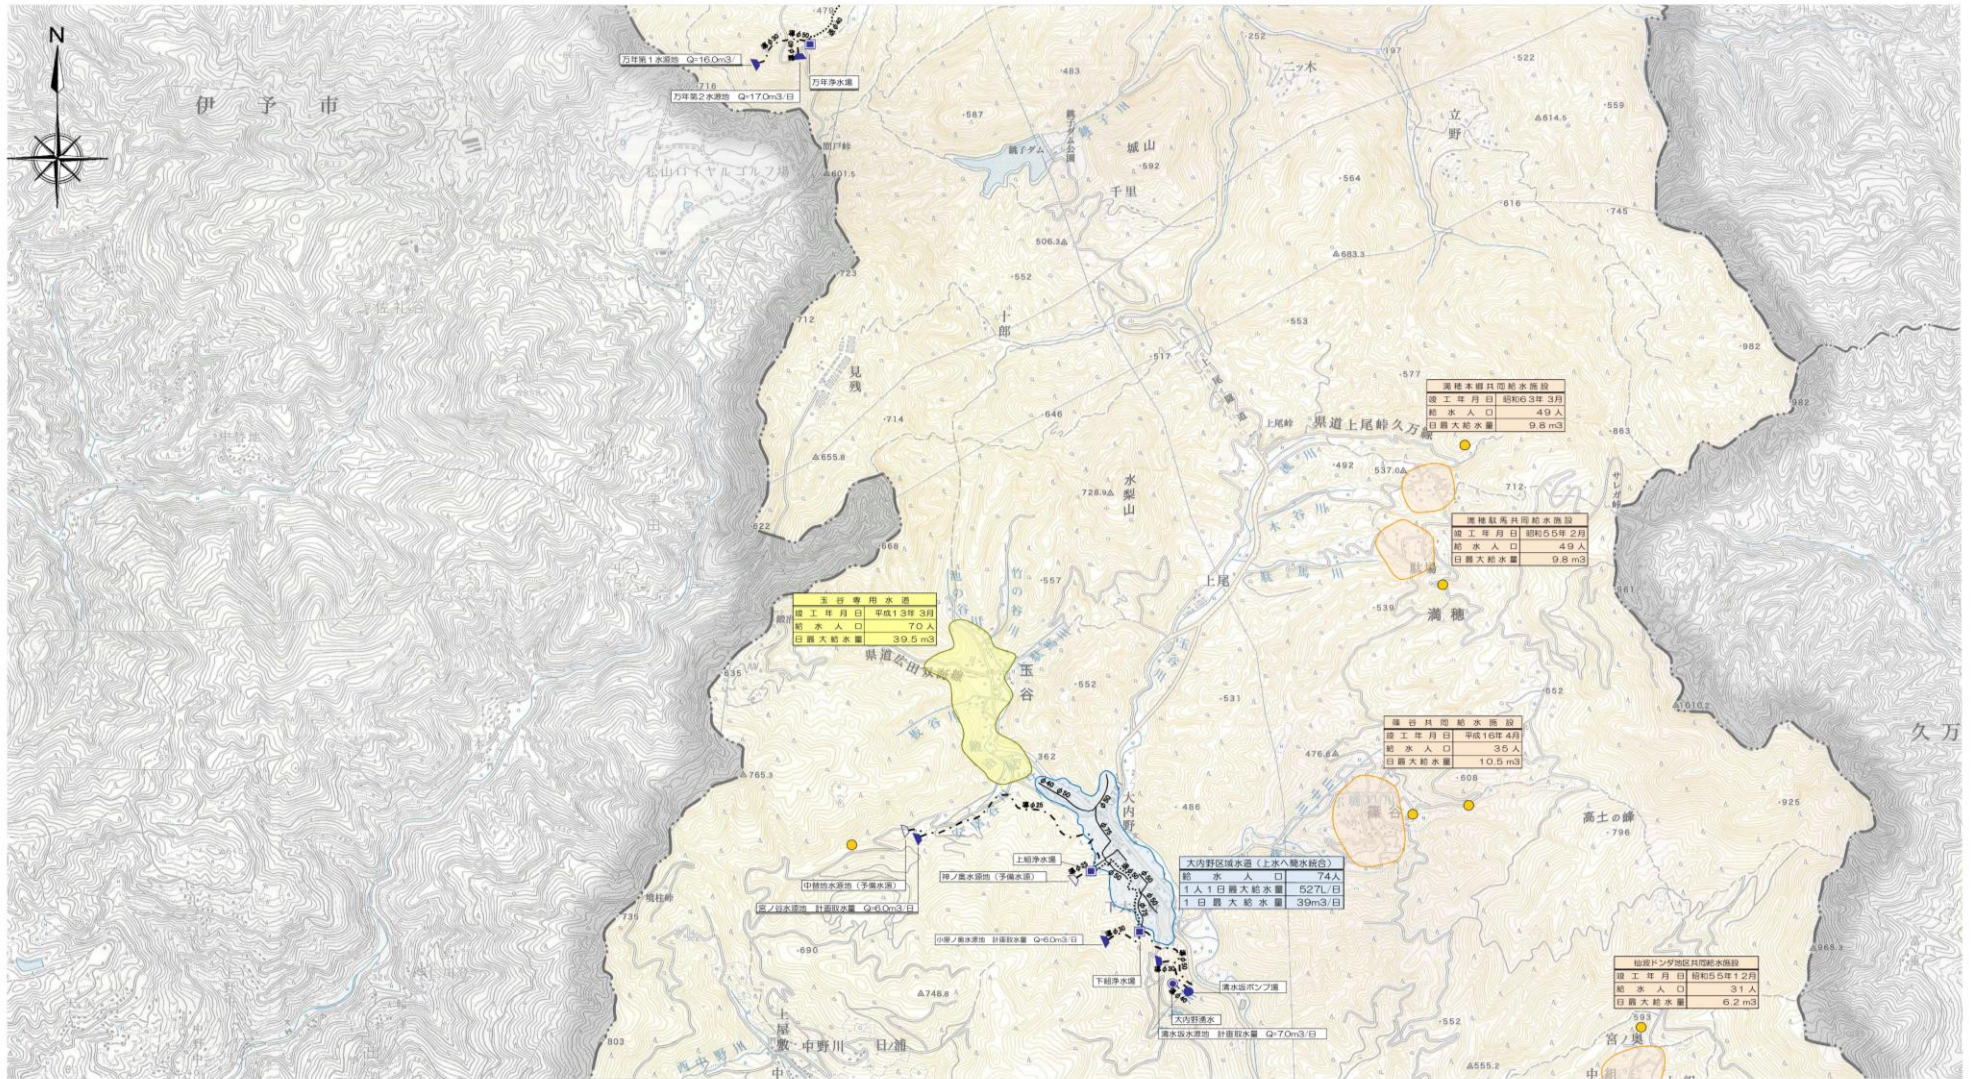

3

名称						設計圖
重要給水施設管路耐震計画 〈計画〉水道施設平面図-3						
縮尺		1/12,500		製 図 年 月 日	面 番	
第	幅	係	係	第	No.	
					計	
砥部町						