


《計画》水道施設平面図-4 S=1/12,500

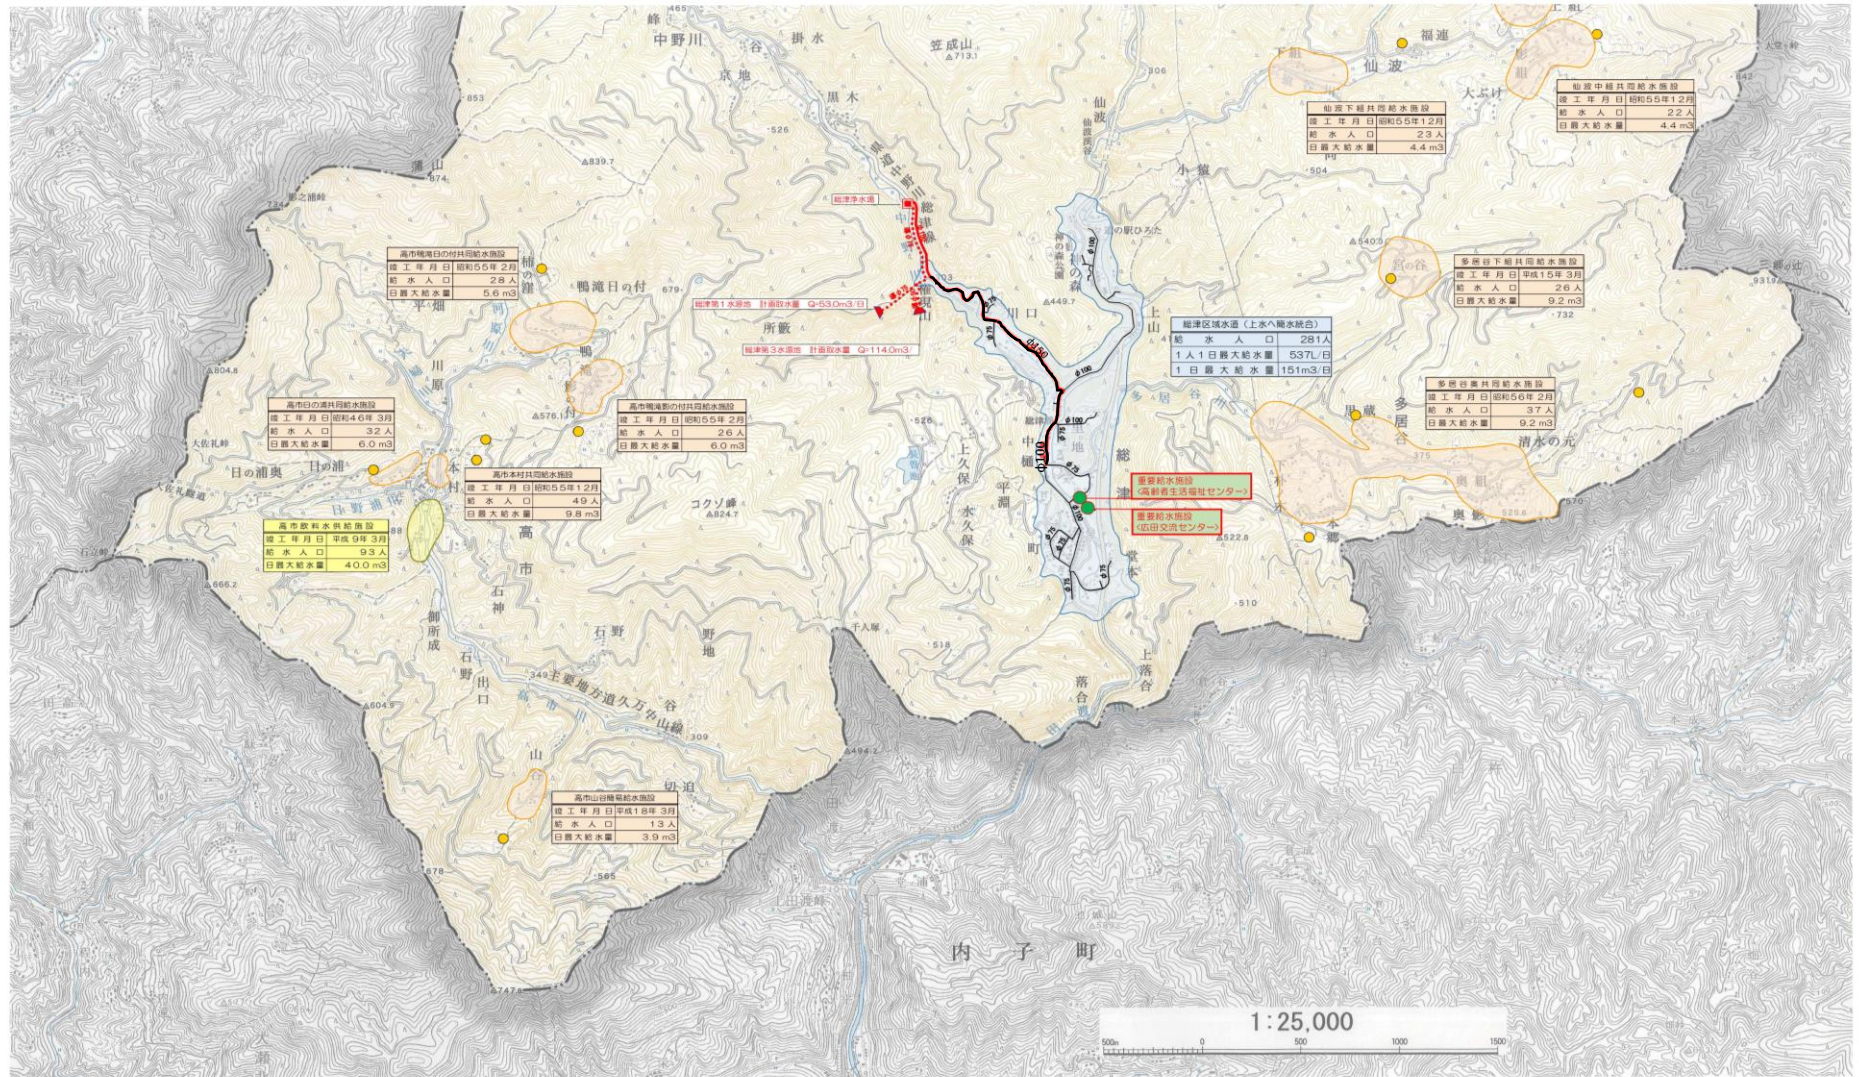

凡 例	
—	重要給水施設附設混合各種管渠
●	重要給水施設
—	基幹管渠、基幹施設



重要給水施設管渠配置計画		設計図
名称	《計画》水道施設平面図-4	
縮尺	1/12,500	製図者
製図日		製図者
検査日		検査者
承認日		承認者
部 門		計 画